


RZUT PIĘTRA VII

BUDYNEK A

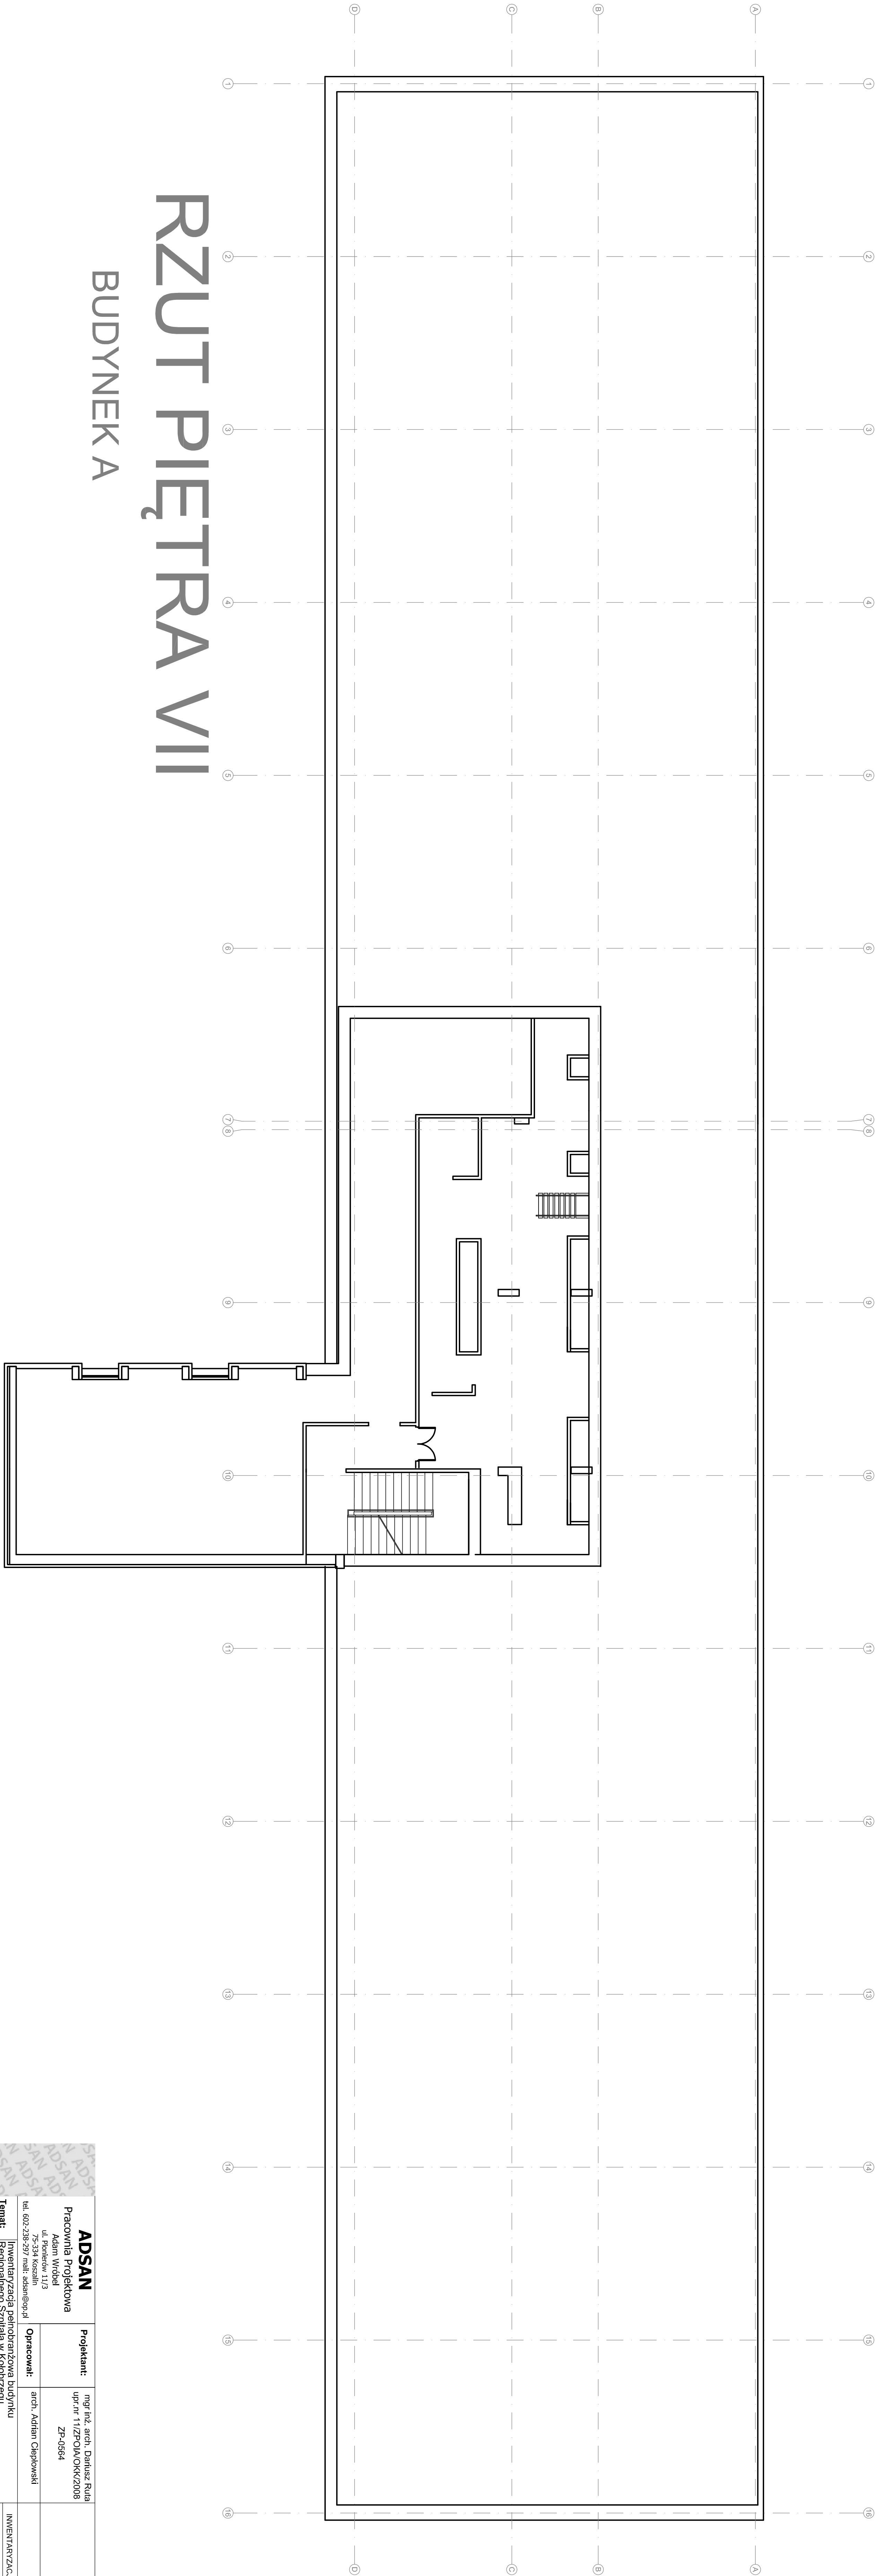

ADSAN		Projektant:	mgr inż. arch. Dariusz Rula upr.nr 11/ZPOIAOKK/2008
Pracownia Projektowa Adam Wróbel ul. Ponieków 11/3 75-334 Koszalin		Opracował:	arch. Adrian Ciepiowski
Tel. 602-236-297 / mail: adsan@op.pl			
Temat:		Inwentaryzacja pełnoobrotowa budynku Regionalnego Szpitala w Kołobrzegu	
Adres:		ul.Łopuskiego 31, dz. nr 52/4, 78-100 Kołobrzeg	
Inwestor:		Regionalny Szpital w Kołobrzegu, ul. Łopuskiego 31, 78-100 Kołobrzeg	
Rysunek:		Rzut budynku A - piętro VII	
		INWENTARYZACJA	
		Data: 08.2010	
		Skala 1:100	
		Nr rysunku:	
		A12	